


01 PLANTA BAIXA COM LAYOUT MEZANINO - TRECHO 1
ESCALA: 1/100

VER PLANTA 227-CL-LIX-DT-004-R00

DOCUMENTOS DE REFERÊNCIA		
Nº	DESCRIÇÃO	DOCUMENTO
01	PLANTA BAIXA MEZANINO - TRECHO 1	227-CL-LIX-DT-001
02	RELATÓRIO TÉCNICO PLANO DE GESTÃO DE RESÍDUOS - CERTIFICAÇÃO LEED	227-CL-LIX-01

LEGENDA - GRÁFICA			
(01)	TÍTULO E ESCALA DO DESENHO	(04)	INDICAÇÃO DE CORTE (NÚMERO DO DESENHO / NÚMERO DA PRANCHA)
(02)	INDICAÇÃO DE ESCADARIA (NÚMERO DO DESENHO)	(05)	INDICAÇÃO DE VISTA OU FACHADA (NÚMERO DO DESENHO)
(03)	CÓDIGO DE COMPARTIMENTO (PARTEMENTO)	(06)	INDICAÇÃO DE FACHADA (ORIENTAÇÃO DA FACHADA)
(07)	INDICAÇÃO DE PÉ DIREITO	(08)	INDICAÇÃO PADRONAGEM DE FORNO OU PISO
(09)	INDICAÇÃO DE NÍVEL EM ELEVACÃO	(09)	ENXO
(10)	INDICAÇÃO DE NÍVEL EM PLANTA	(10)	CHAMADA DE DETALHE (NÚMERO DO DESENHO / NÚMERO DA PRANCHA)
(11)		(11)	CAIXA DE INCÊNDIO

LEGENDA - MANEJO DE LIXO	
RL 150	RECIPIENTE REUSÁVEL E NÃO RECIPIENTE 150 LITROS
RL 30	RECIPIENTE REUSÁVEL E NÃO RECIPIENTE 30 LITROS
RL 60	RECIPIENTE REUSÁVEL E NÃO RECIPIENTE 60 LITROS
R 150	RECIPIENTE NÃO REUSÁVEL 150 LITROS
R 30	RECIPIENTE NÃO REUSÁVEL 30 LITROS
R 60	RECIPIENTE NÃO REUSÁVEL 60 LITROS
RL 150	LIXO COMUM 150 LITROS
RL 30	LIXO COMUM 30 LITROS
RL 60	LIXO COMUM 60 LITROS
RL 150	LIXO COMUM 15 LITROS
RL 30	LIXO COMUM 15 LITROS
RL 60	LIXO COMUM 15 LITROS
RL 150	ROTA DE COLETA

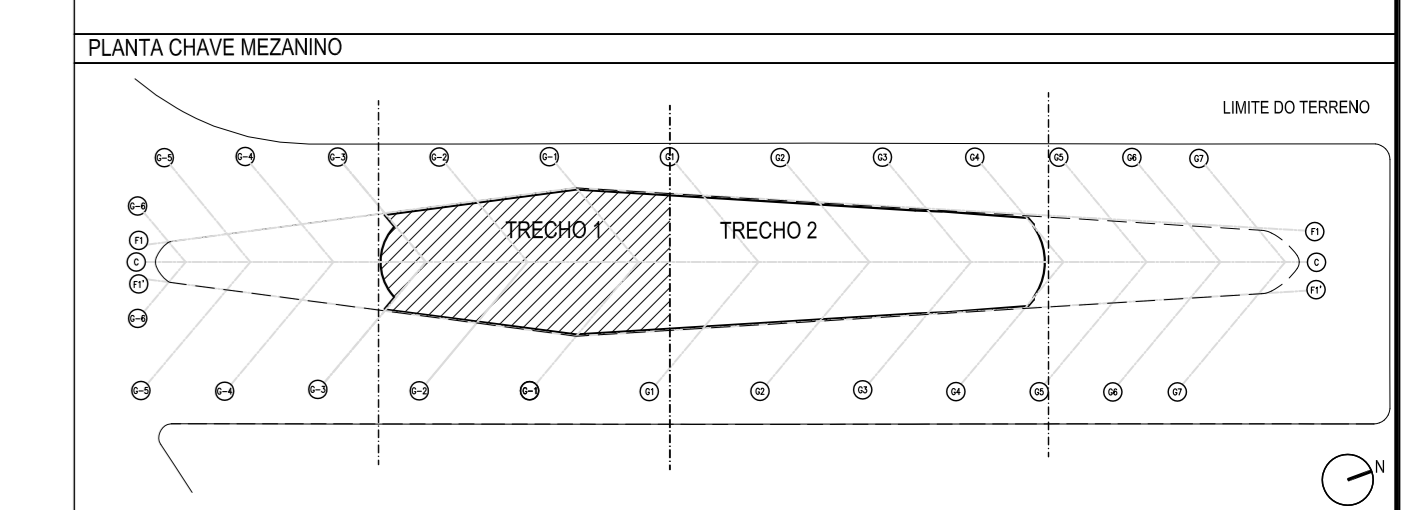

Rev.	Data	EMISSÃO INICIAL	Descrição	MARCIO	ANDRÉ
				Desenho	Verificação



SANTIAGO CALATRAYA | **ruy rezende arquitetura | rra**
www.rra.com.br

Projeto:	ruy rezende arquitetura rra	Projeto:	MUSEU DO AMANHÃ
Referência proposta:		Disciplina:	LIXO 003 R00
Coordenação Geral:	RUY REZENDE	Disciplina:	MANEJO DE LIXO
Coordenador:	ANDRÉ ANDRADE	Coordenador:	MARCIO MUNDIM
Elaborado:	11/00	Data:	06/06/12
Estado:	CERTIFICAÇÃO LEED	Nome do arquivo digital:	227-CL-LIX-DT-003-R00.dwg

PLANTA BAIXA MEZANINO - TRECHO 1